


类别	实名	签名	日期
审定			
审核			
工程负责			
工种负责			
校对			
设计			
制图			

会签栏			
建筑	电气		
结构	暖通		
给排水	工艺		
工程名称			


子项	
图纸名称	

比例			
工程号	图号		
设计阶段	专业		
出图日期	修改日期		
受控编号:			

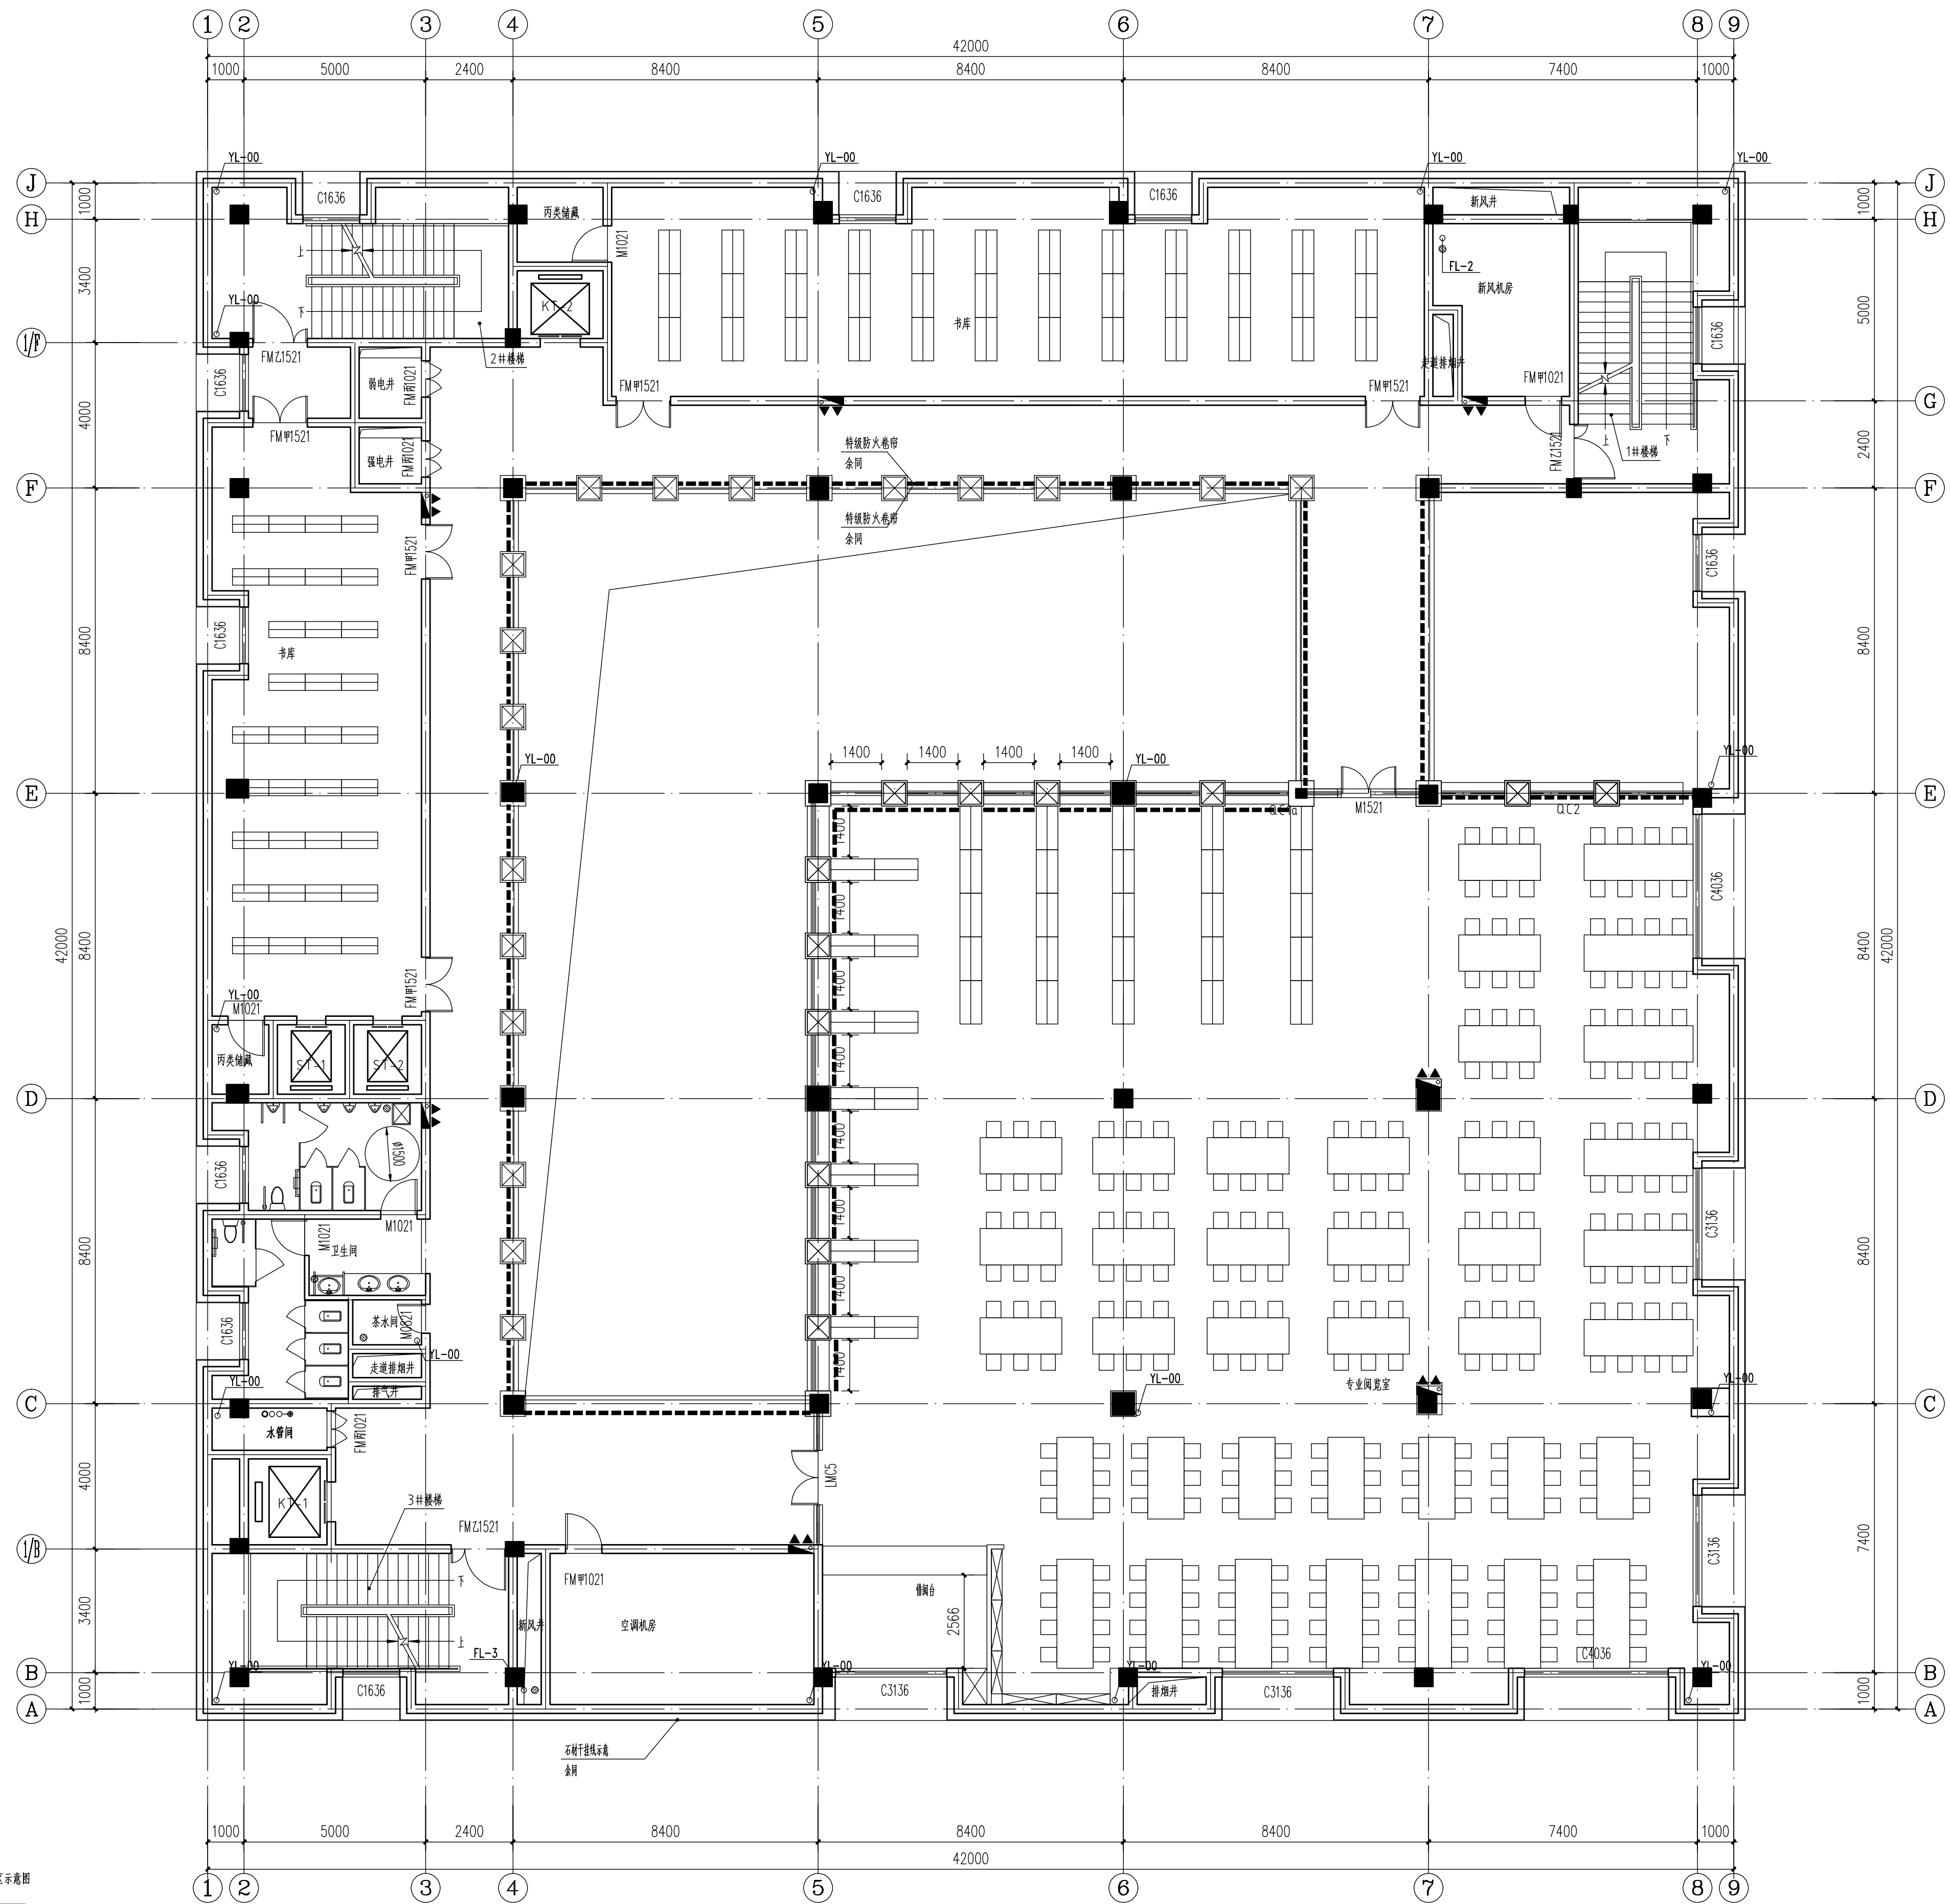

三层平面图 1:100

平面布置详见二次装修图线

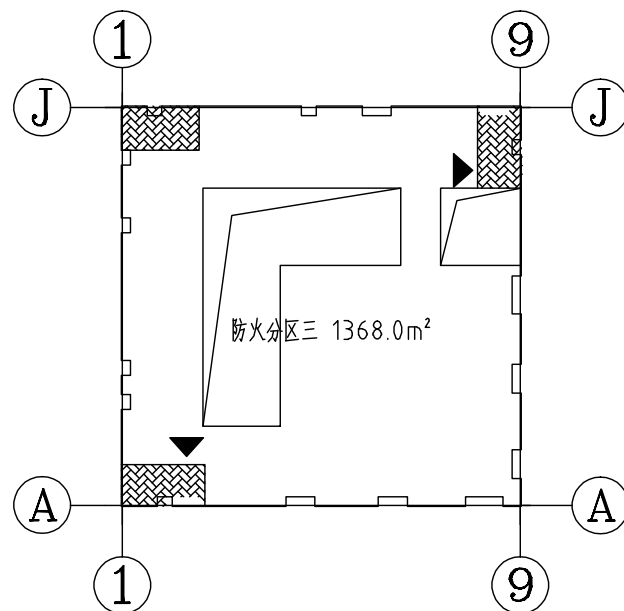疏散人数273人, 本层需要疏散宽度: 2.05米
本层设计疏散总宽度2.86米防火分区示意图
疏散楼梯
直接疏散口